


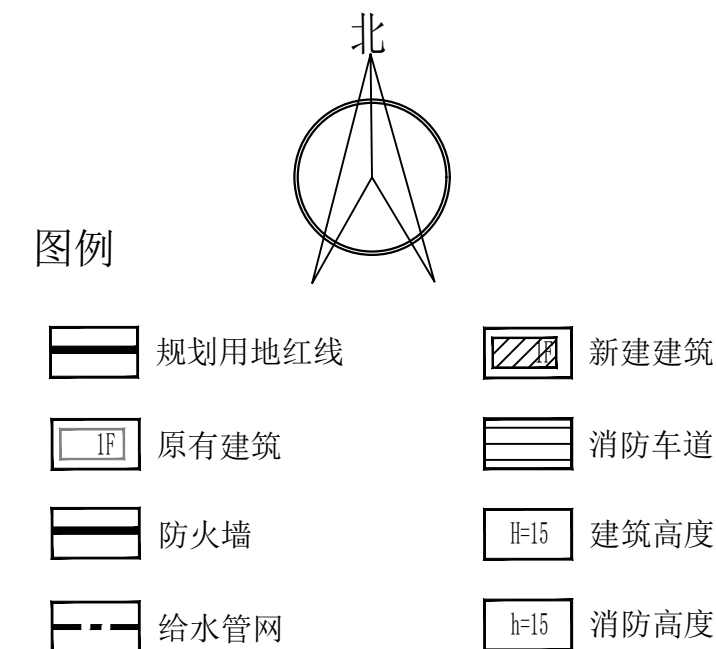

1. 规划用地性质为：工业用地；
2. 依据甲方提供的勘测定界图及标高；
3. 总体经济技术指标表

| 总体技术经济指标 |               |       |                |    |
|----------|---------------|-------|----------------|----|
| 序号       | 项目            |       | 单位             | 备注 |
| 一        | 规划总用地面积       | 71.46 | m <sup>2</sup> |    |
| 二        | 总建筑面积         | 44.71 | m <sup>2</sup> |    |
| 三        | 其中 球团精矿槽治理设备间 | 44.71 | m <sup>2</sup> | 新建 |
| 四        | 计容面积          | 44.71 | m <sup>2</sup> |    |
| 五        | 基底面积          | 44.71 | m <sup>2</sup> |    |
| 六        | 容积率           | 0.63  |                |    |
| 七        | 建筑密度          | 62.57 | %              |    |

4. 图中硬质地面或铺装地面均满足消防作业要求，消防通道的道路坡度，转弯半径等均满足消防车通行要求，并应严格遵守相关规范、条文、法规的有关要求，本项目内部消防道路与外界道路均满足《建筑设计防火规范 GB50016-2014》（2018版），《建筑防火通用规范 GB55037-2022》及《钢铁冶金企业设计防火标准 GB50414-2018》；
5. 图例:F；F 层数；
6. 本项目为烧结厂精矿槽和混匀料场增设抑尘设施项目，新建球团精矿槽治理设备间，耐火等级为二级；
7. 规划消防说明：  
本规划新建建筑为球团精矿槽治理设备间，新建建筑与周围建筑防火均满足《建筑设计防火规范 GB50016-2014》（2018版），《建筑防火通用规范 GB55037-2022》及《钢铁冶金企业设计防火标准 GB50414-2018》；
8. 本项目消防用水均满足《消防给水及消火栓系统技术规范 GB50974-2014》要求。
9. 本项目内部消防道路与柳西路连通。

| 名称         | 层数 | 面积(M <sup>2</sup> ) | 计容面积(M <sup>2</sup> ) | 建筑高度(M) | 备注 |
|------------|----|---------------------|-----------------------|---------|----|
| 球团精矿槽治理设备间 | 1F | 44.71               | 44.71                 | 5.3     |    |


建筑高度为室外地坪至建筑最高高度。

备 注:

执业注册师签章

 
出图专用章

本图未加盖中仁正和工程设计集团有限公司出图专用章无效

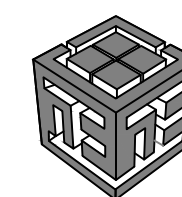

中仁正和工程设计集团有限公司

证书编号: A121010772 建筑行业(建筑工程)甲级  
证书编号: 辽自资规乙字23210036 城乡规划乙级

|       |                     |                                                                                       |       |
|-------|---------------------|---------------------------------------------------------------------------------------|-------|
| 建设单位  | 鞍钢集团工程技术有限公司        |                                                                                       |       |
| 项目名称  | 烧结厂精矿槽和混匀料场增设抑尘设施项目 |                                                                                       |       |
| 图纸名称  | 总平面图                |                                                                                       |       |
| 审定人   | 杨琳                  |  |       |
| 项目负责人 | 杨琳                  |                                                                                       |       |
| 专业负责人 | 崔世昌                 |  |       |
| 审核    | 崔世昌                 |                                                                                       |       |
| 校对    | 杨波                  |  |       |
| 设计    | 杜鑫                  |  |       |
| 设计阶段  | 修详规                 | 专业                                                                                    | 规划    |
| 图号    | 01                  | 版本                                                                                    | 第一版   |
| 工程编号  | 0011DB042024GH      | 比例                                                                                    | 1:300 |
| 日期    | 2025.06             | 规格                                                                                    | A2    |

球团精矿槽治理设备间